



SCHEMA UNIFILARE


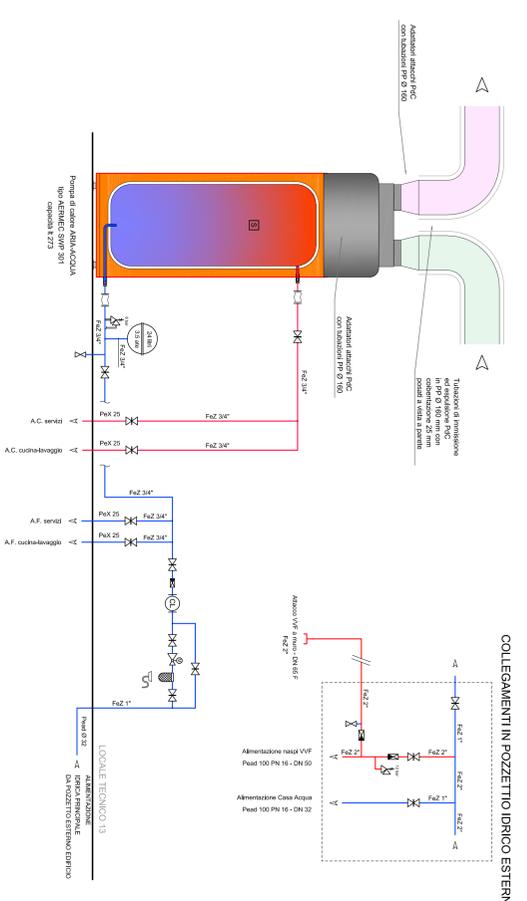


COLLEGAMENTI IN POZZETTO IDRICO ESTERNO

PARTICOLARE FORO F4

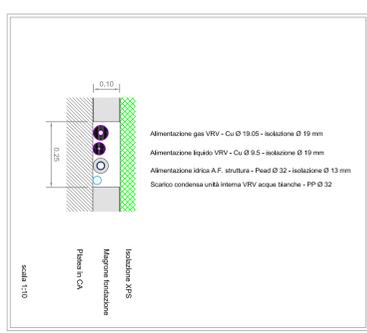


PARTICOLARE ISOLAZIONE ACUSTICA SCARICHI

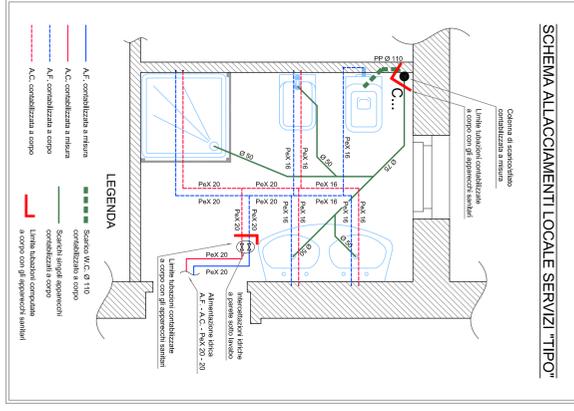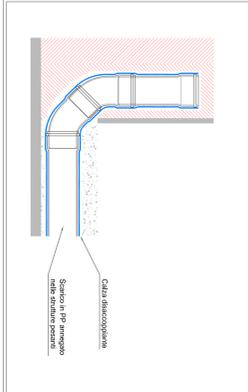


LE TUBAZIONI DI ALIMENTAZIONE IDRICA AI SINGOLI UTILIZZATORI DEVONO ESSERE INTERE - PPA TB - DOVE NON SPECIFICATO DIVERSAMENTE

IMPIANTO DI RISCALDAMENTO

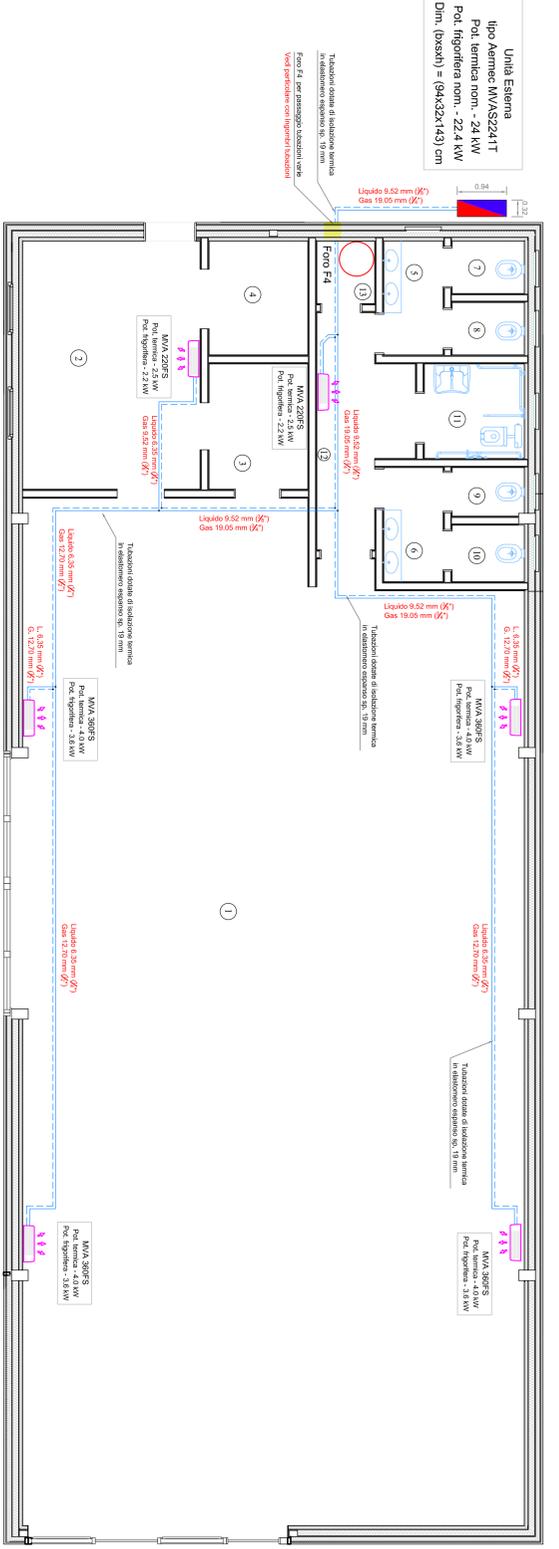

PIANTA PIANO TERRA
scala 1:50

IMPIANTO IDRICO-SANITARIO

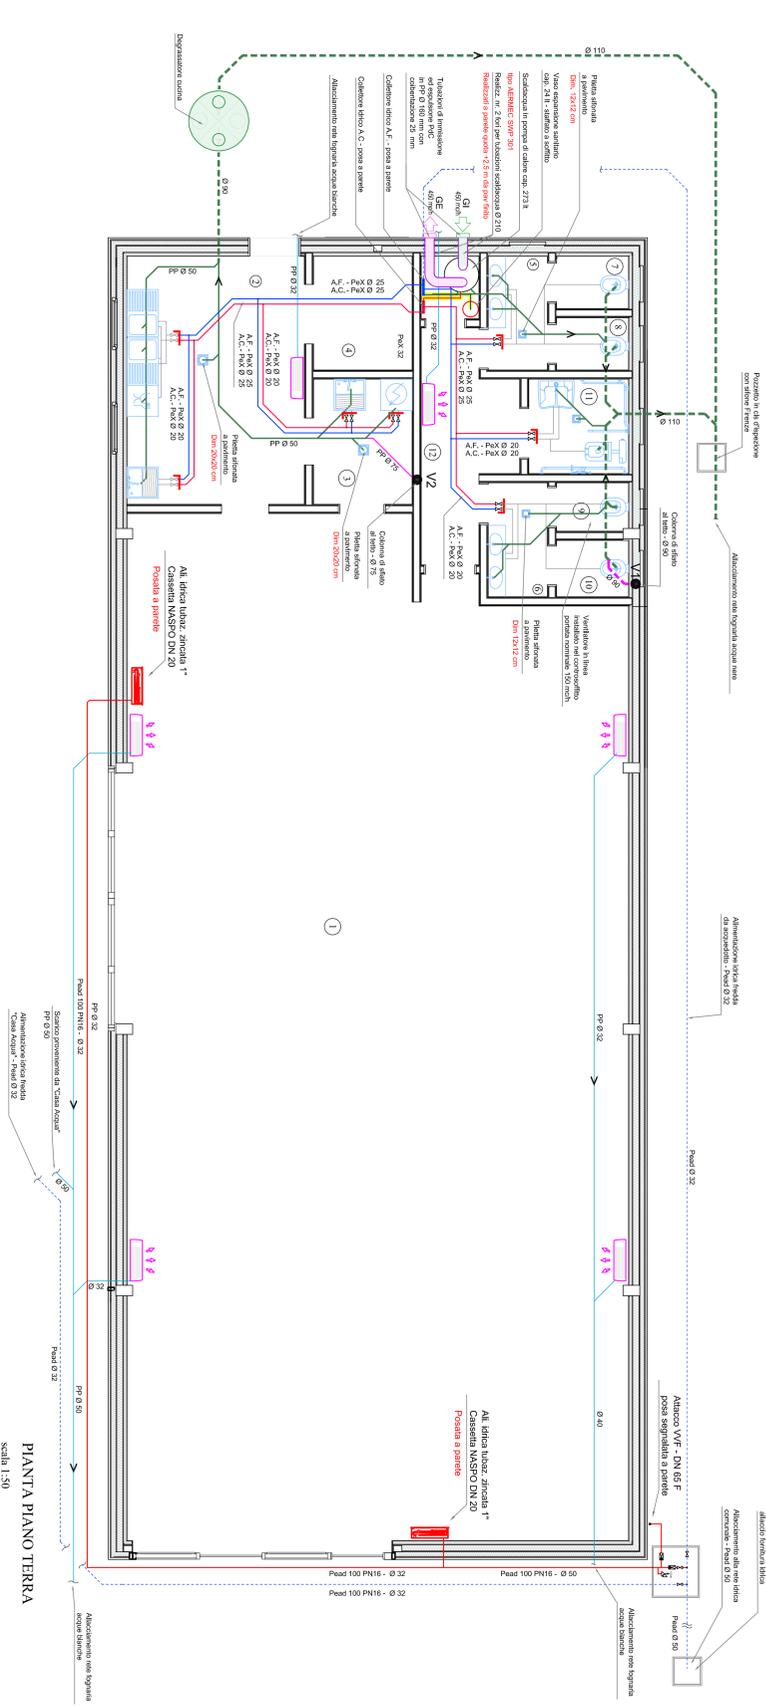

PIANTA PIANO TERRA
scala 1:50

PROVINCIA DI PERUGIA
COMUNE DI CASCIA

PROGETTO DI COSTRUZIONE DI UN EDIFICIO
POLIFUNZIONALE NEL COMUNE DI CASCIA
FOGLIO 53 ; PARTICELLA 1331

COMITENTE: COMUNE DI CASCIA

IMPIANTI MECCANICI

PROGETTAZIONE
OTTORINO PERETTI
ING. MARCO PERETTI

PROGETTO	PROGETTO PER AUTORIZZAZIONE	DESCRIZIONE	GIUGNO 2019
REDAZIONE	PROGETTO PER AUTORIZZAZIONE	DESCRIZIONE	OTTOBRE 2017
PROGETTO	PROGETTO PER AUTORIZZAZIONE	DESCRIZIONE	GIUGNO 2019
REDAZIONE	PROGETTO PER AUTORIZZAZIONE	DESCRIZIONE	OTTOBRE 2017

PROGETTO	PROGETTO PER AUTORIZZAZIONE	DESCRIZIONE	GIUGNO 2019
REDAZIONE	PROGETTO PER AUTORIZZAZIONE	DESCRIZIONE	OTTOBRE 2017
PROGETTO	PROGETTO PER AUTORIZZAZIONE	DESCRIZIONE	GIUGNO 2019
REDAZIONE	PROGETTO PER AUTORIZZAZIONE	DESCRIZIONE	OTTOBRE 2017