


PIANTA PIANO TERRA
SCALA 1.100

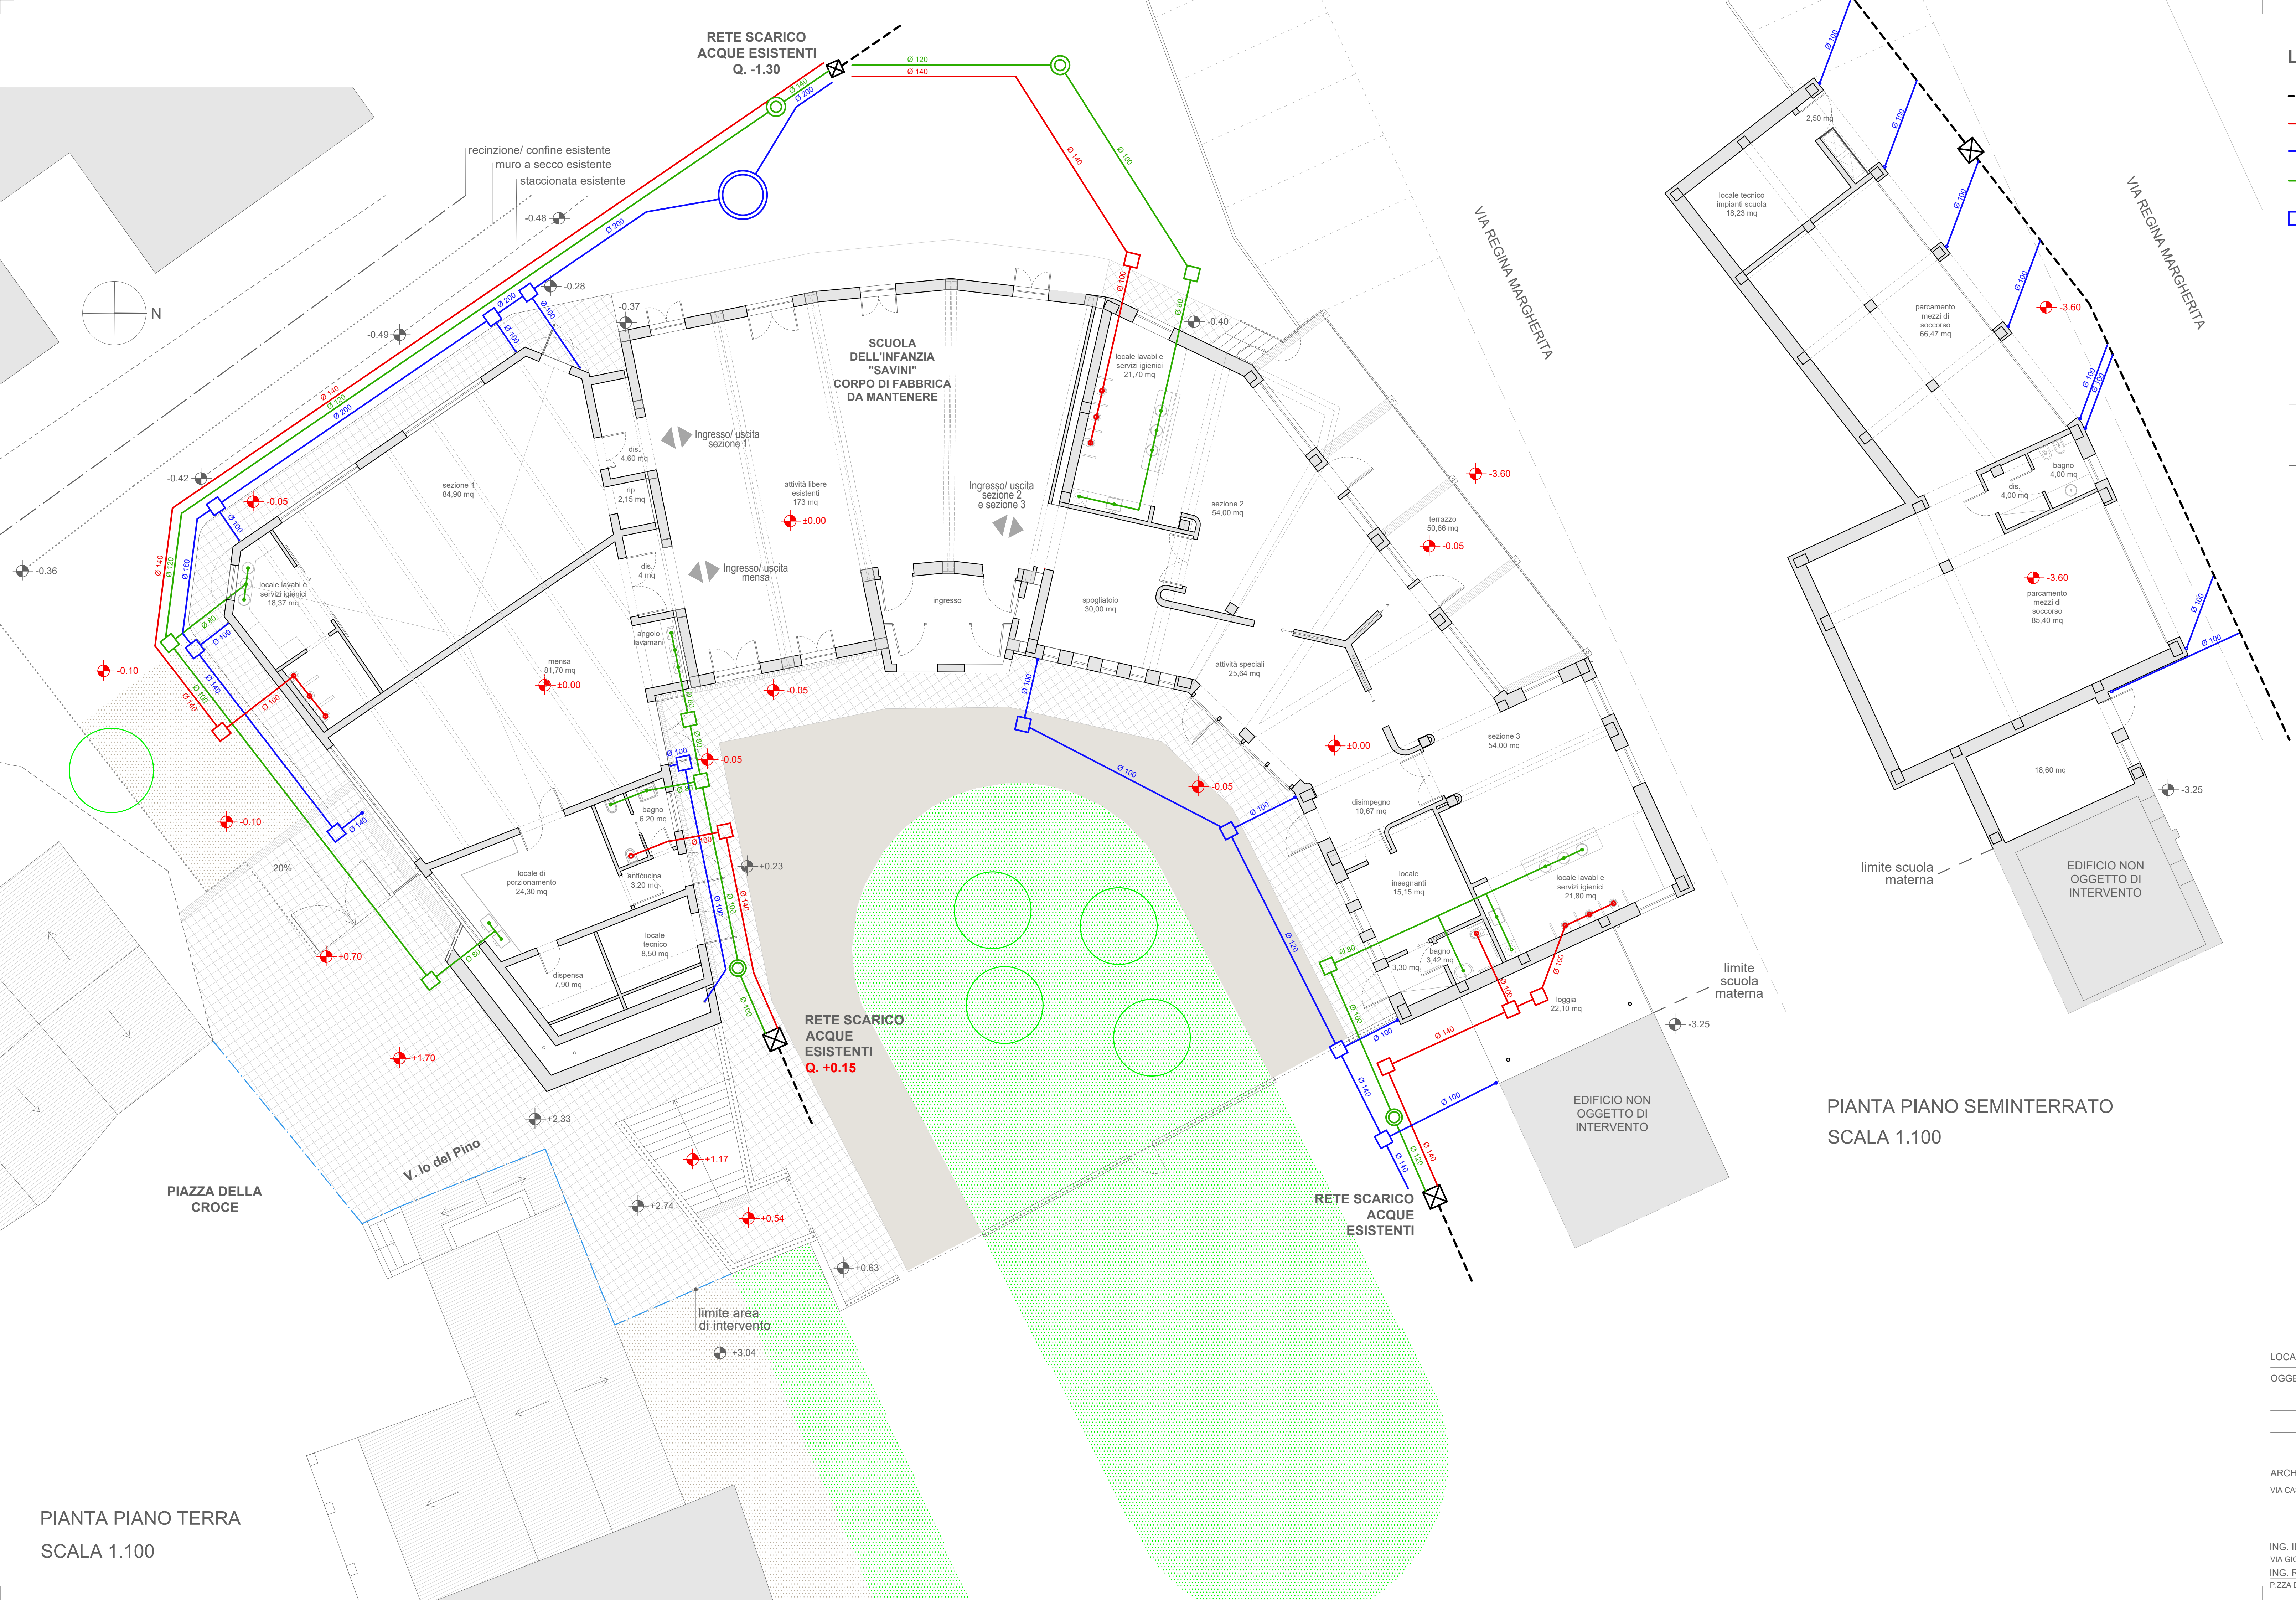

LEGENDA

- RETE SCARICO ACQUE ESISTENTE
- RETE ACQUE NERE DI PROGETTO
- RETE ACQUE BIANCHE DI PROGETTO
- RETE ACQUE BIONDE DI PROGETTO
- POZZETTI ISPEZIONABILI DI PROGETTO
- POZZETTO DI CONSEGNA ESISTENTE
- POZZETTO DEGRASSATORE
- VASCA DI LAMINAZIONE CIRCOLARE IN PVC capacità 4 m³ da verifica invarianza idraulica

QUOTA DI PROGETTO
QUOTA DI RILIEVO



COMUNE
DI
PETRIOLO



PROGETTO DEFINITIVO

PIANTA PIANO SEMINTERRATO
SCALA 1.100

LOCALITA': PETRIOLO			
OGGETTO: SCUOLA DELL'INFANZIA "PIETRO E SOFIA SAVINI"			
AMPLIAMENTO E ADEGUAMENTO SISMICO CON EFFICIENTAMENTO ENERGETICO			
SCHEMA SCARICHI E CONDOTTE FOGNARIE			
SCALA 1:100	DATA NOVEMBRE 2020	AGG.TI	TAV. N. AR18

ARCH. TOBIA ORESTI:		PROGETTISTA	
VIA CASSIANO DA FABRIANO, 80	62100 MACERATA	Tel. 0733 30564	e-mail: tobia@orestiarchiteti.it

CONSULENZE SPECIALISTICHE		STRUTTURE	
ING. ILARIA TIBERI	62029 TOLENTINO	Cell. 3276805414	e-mail: ing.ilaria@tiberi@gmail.com
ING. ROBERTO FIORETTI	62010 MACERATA	Cell. 3336474774	e-mail: r.fioretti@yahoo.it
P.ZZA DELLA LIBERTA', 23	62010 MACERATA	Cell. 3336474774	e-mail: r.fioretti@yahoo.it