

# EMERGENZA CENTRO ITALIA

PROVINCIA DI MACERATA  
COMUNE DI CALDAROLA




## INSTALLAZIONE DI STRUTTURE IN MODALITÀ TEMPORANEA E TRANSITORIA PER ATTIVITÀ DI CULTO

### CENTRO DELLA COMUNITÀ DI CALDAROLA (MC)

V.001

PROPRIETÀ: COMUNE DI CALDAROLA  
COMMITTENTE: CARITAS ITALIANA - Don Francesco Soddu  
SCALA: 1:50  
DATA: OTTOBRE 2017

PREVENZIONE  
INCENDI

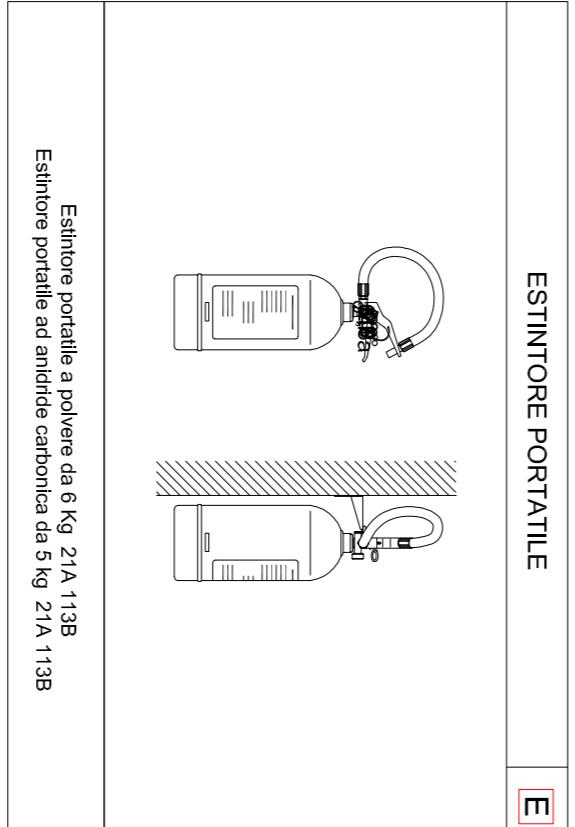

Estintore portatile a polvere da 6 Kg 21A 113B



| Legenda simbologia |  |
|--------------------|--|
| US                 | USCITA DI SICUREZZA                    |
| E                  | ESTINTORE PORTATILE A POLVERE DA 6 KG  |
| E <sub>co2</sub>   | ESTINTORE PORTATILE A CO2 DA 5 KG      |
| Q                  | QUADRATO ELETTRICO GENERALE            |
| →                  | PERCORSO DI USCITA - ORIZZONTALE       |
| ●                  | PULSANTE DI SGANCIO IMPIANTO ELETTRICO |



Interruttori di emergenza  
generale e fotovoltaico

