

COMUNE DI MOGLIANO
(PROVINCIA DI MACERATA)



RIQUALIFICAZIONE AREA ADIACENTE
EX-OSPEDALE DI SAN MICHELE
Largo Cesare Battisti - 62010 MOGLIANO (MC)

PIANO PARTICOLAREGGIATO
Progetto Definitivo-Esecutivo



Committente **COAL Soc. Coop. arl**
Ufficio Tecnico **Geom. Paolo FEDE**

Progettazione:
Dott. Arch. Vittorio Galanti
Studio Associato Galanti e Carlocchia Architetti

Dott. Ing. Luca Manzotti
Studio SAE Impianti snc


oggetto della tavola:
PROGETTO IMPIANTISTICO
IMPIANTI MECCANICI
- DISTRIBUZIONE PIANO TERRA
- SCHEMI FUNZIONALI

26 Novembre 2016
agg.: 16 Gennaio 2017
agg.:
scala: 1 : 100
Tav. **PE-IM6.1**

STUDIO ASSOCIATO GALANTI E CARLOCCHIA ARCHITETTI - Specialisti in Restauro dei Monumenti
via Buozzi n. 17 - 60022 CASTELFIDARDO (AN) - tel/fax 071.7206805 mobile 339.1444011 e-mail: studioarchg@libero.it, vittoriogalanti@hotmail.com

LEGENDA

- Unità esterna impianto di climatizzazione
- Unità interna impianto di climatizzazione
- Naspo impianto idrico antincendio
- Attacco motopompa impianto idrico antincendio

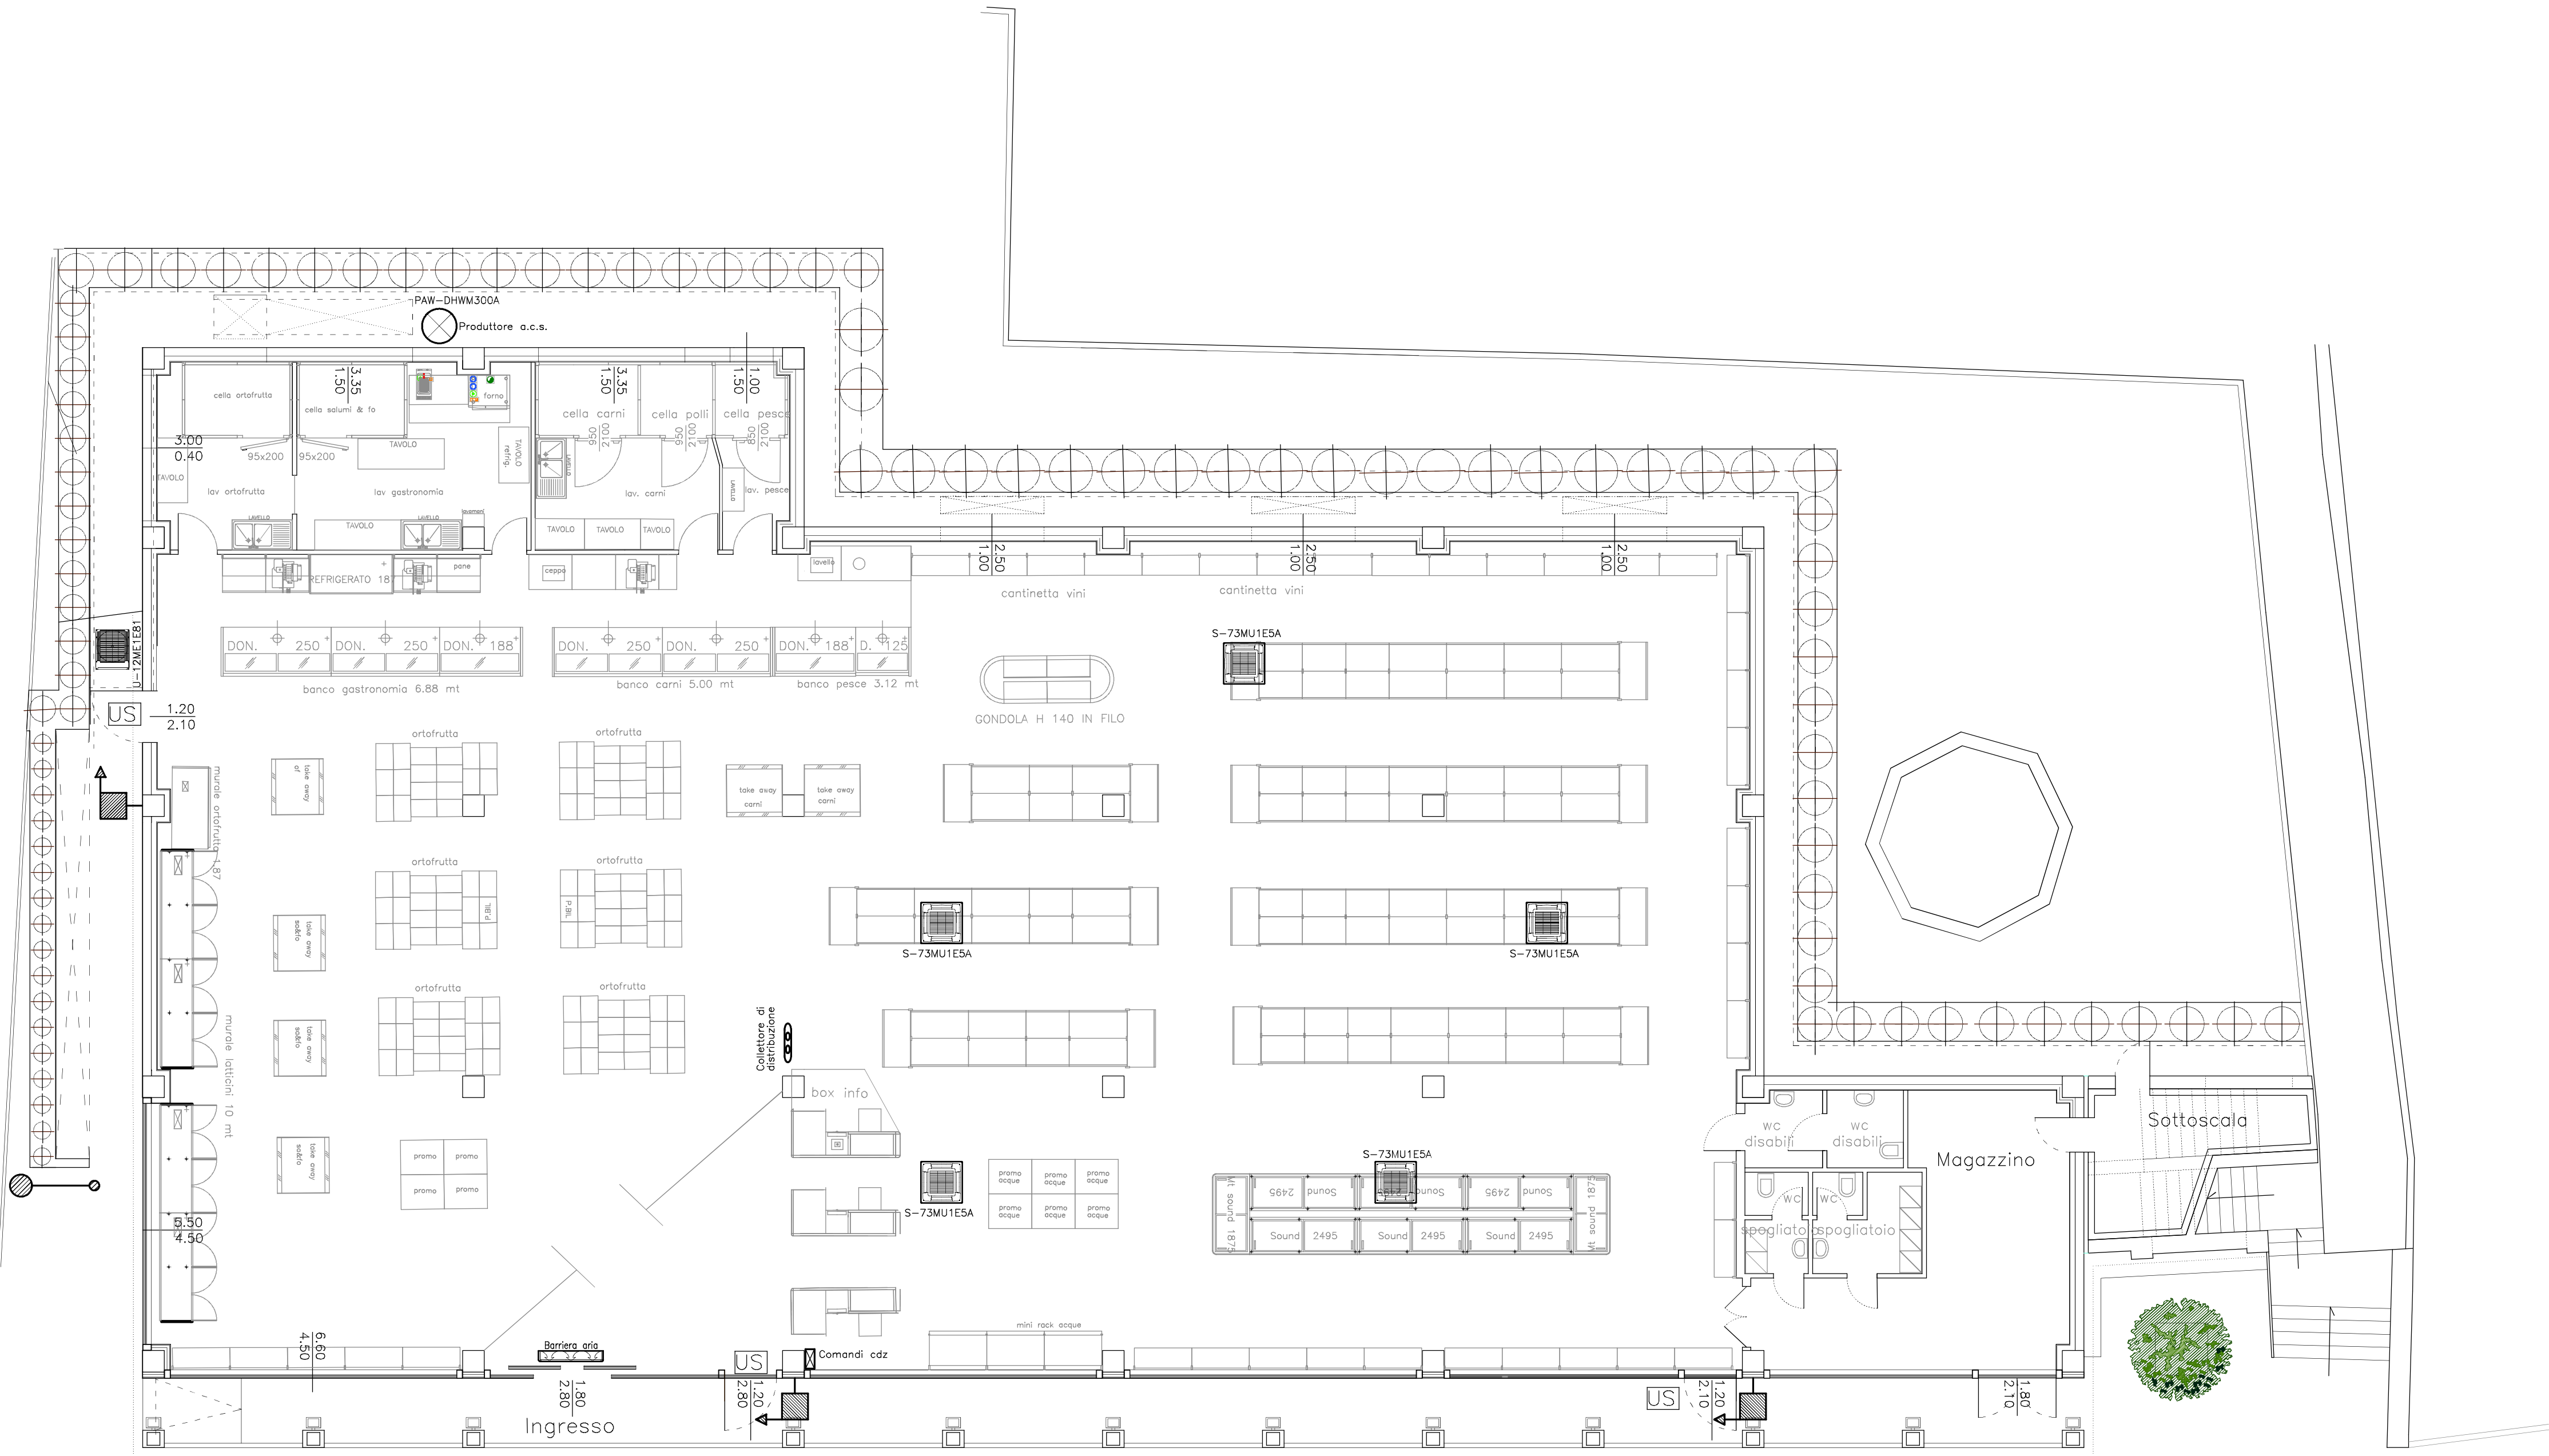

SCHEMA FUNZIONALE IMPIANTO DI CLIMATIZZAZIONE

SCHEMA FUNZIONALE PRODUZIONE ACQUA CALDA SANITARIA

